


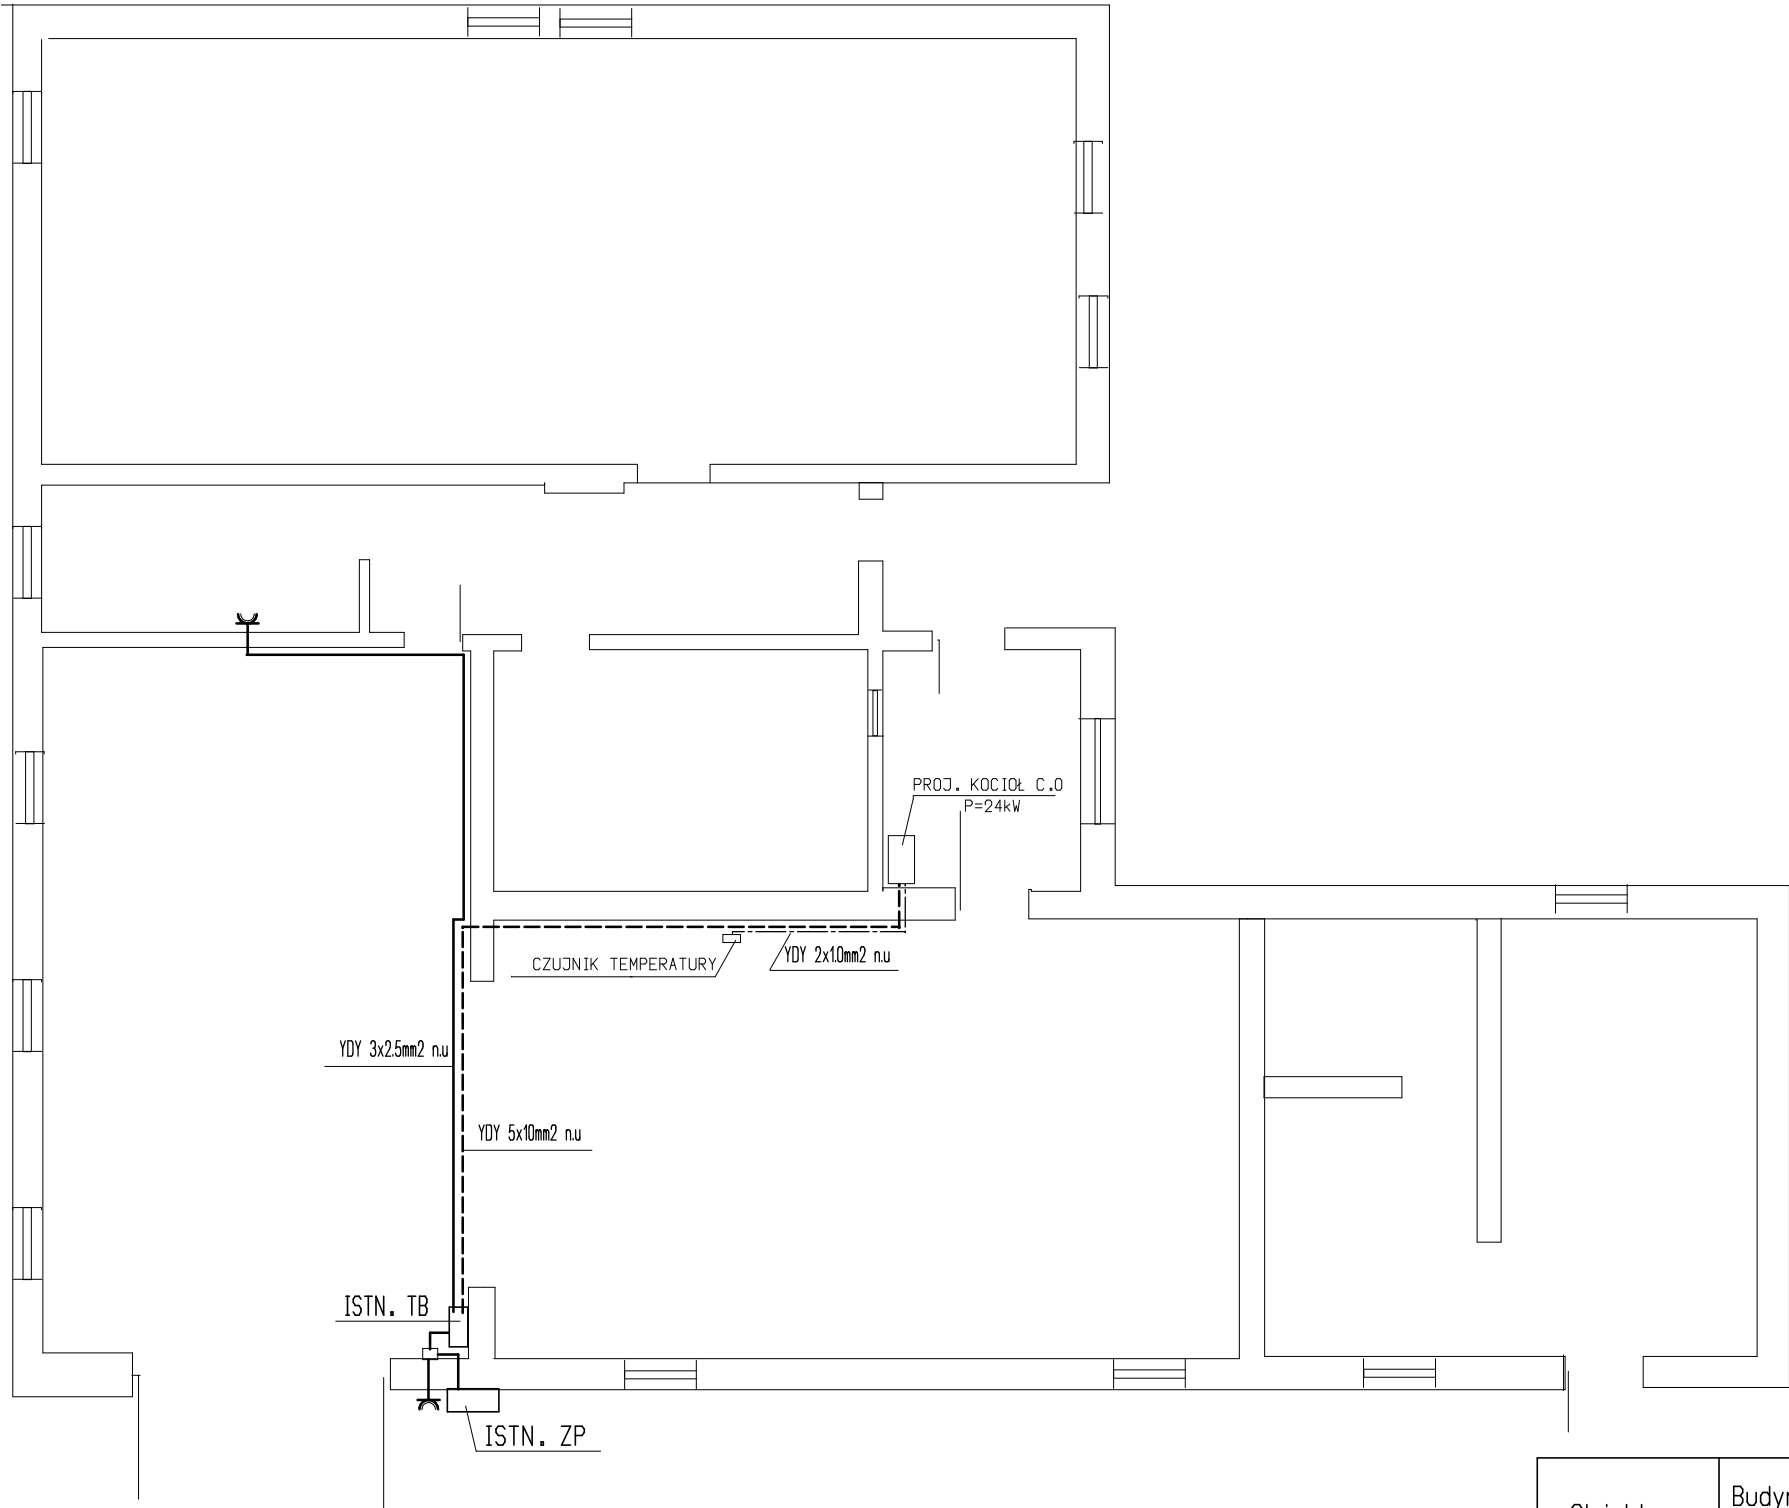

UKŁAD POŁĄCZEŃ: TN - S

Obiekt:	Budynek Ochotniczej Straży Pożarnej w Grabowie nad Wisłą, gm. Przyłek.		
Temat:	PLAN INSTALACJI ELEKTRYCZNYCH		
Projekował:	PIOTR GRALEWSKI upr. UAN-II-K-8386/RA/43/85	Data: 05.2014	
		Skala: 1:100	
Sprawdził:	ANDRZEJ PAWLIKOWSKI upr. GP-III-7342/75/91	Nr rys: 2	